




INCORPORATION

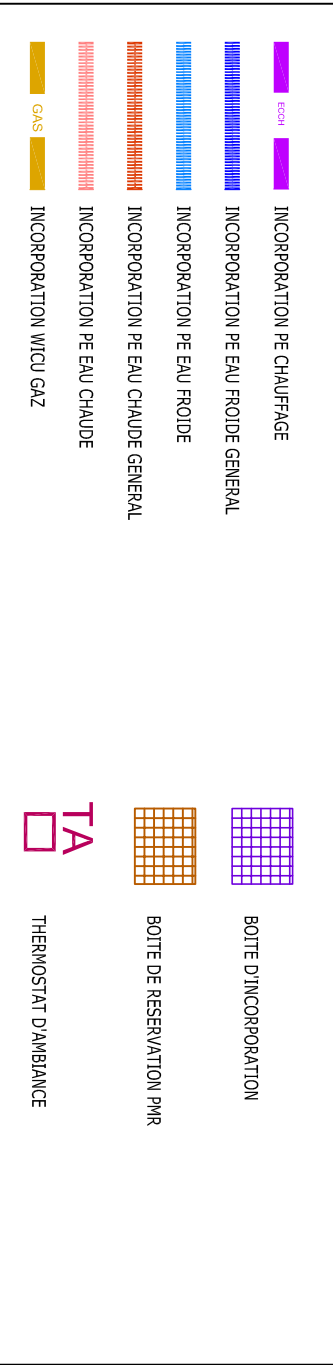

ALIMENTATION

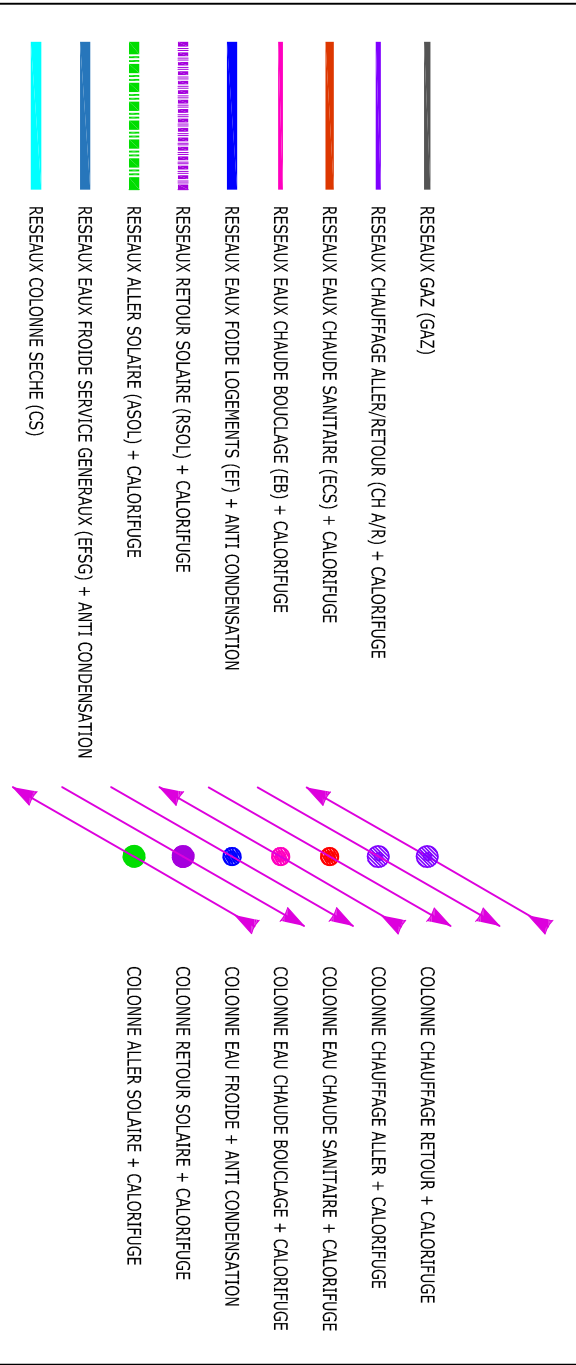

EVACUATION

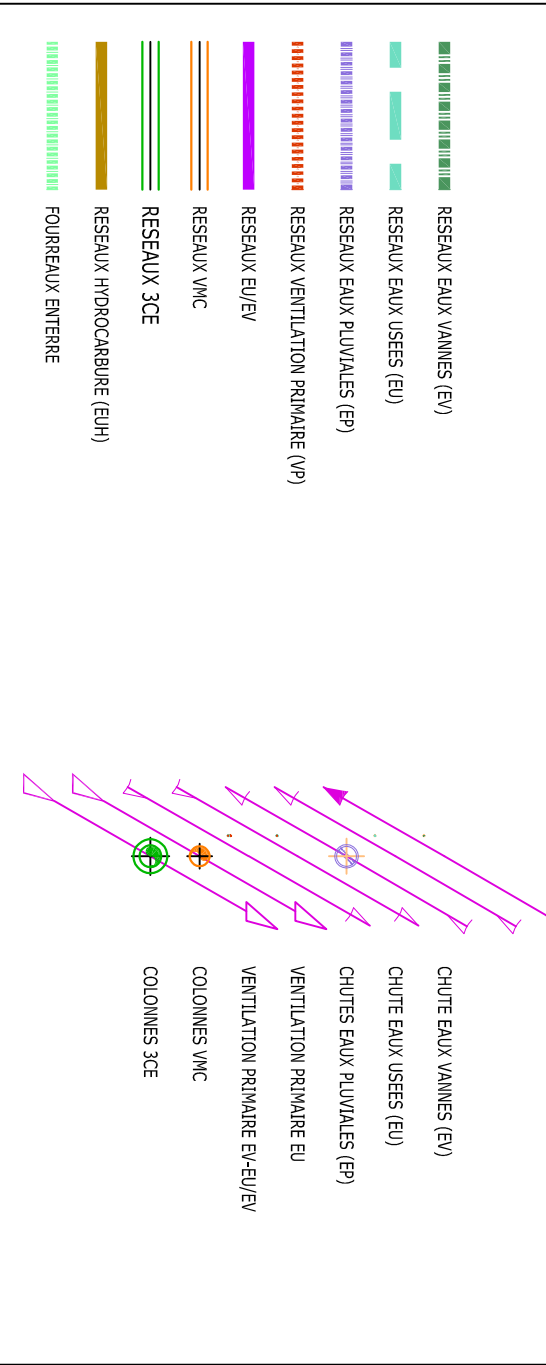

EQUIPEMENT



CONSTRUCTION DE 22 LOGEMENTS COLLECTIFS

Nota: Chaque destination des plans est tenu de vérifier ce plan avant exécution dans un délai de 15 jours.

Robina Plomberie
 2-4 Avenue Marcel Cerdan
 95190 COUSSAINVILLE
 Tél: 06 16 67 24 10
 Mail: robina@robina-plomberie.fr

Robina Plomberie

Intitulé : Étude descriptif
Date : 28/08/2021

Intitulé : Étude thermique
Date : 07/09/2021

Intitulé : Plan d'archi
Date : 10/09/2021

Intitulé : Plan d'archi
Date : 21/07/2021

N° PLAN
 PL-RSX-R+1

FOURREAUX PLOMBERIE
 R+1

EXE

Numero d'affaire : CO2-GA-COUJ

Echelle : 1 : 50

Modification :

N°	Date	Intitulé
A	28/08/2021	Étude descriptif
B	07/09/2021	Étude thermique
C	10/09/2021	Plan d'archi
D	21/07/2021	Plan d'archi

Validation :