




INCORPORATION

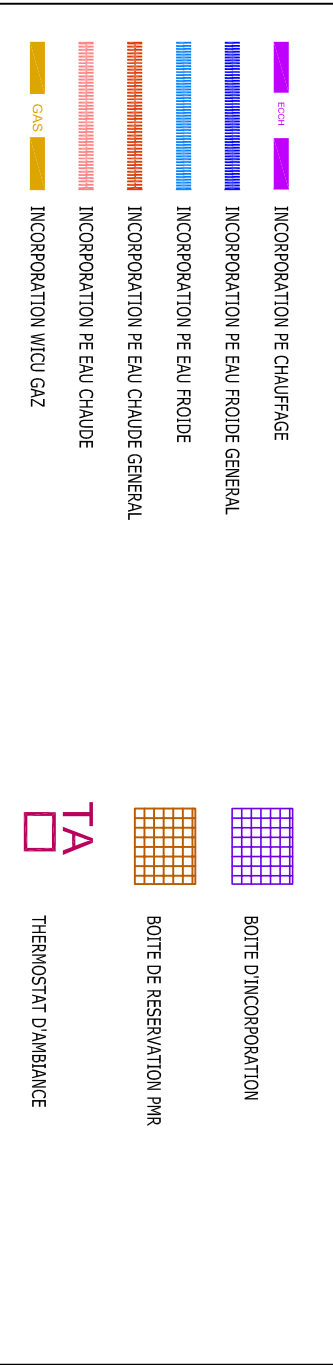

ALIMENTATION

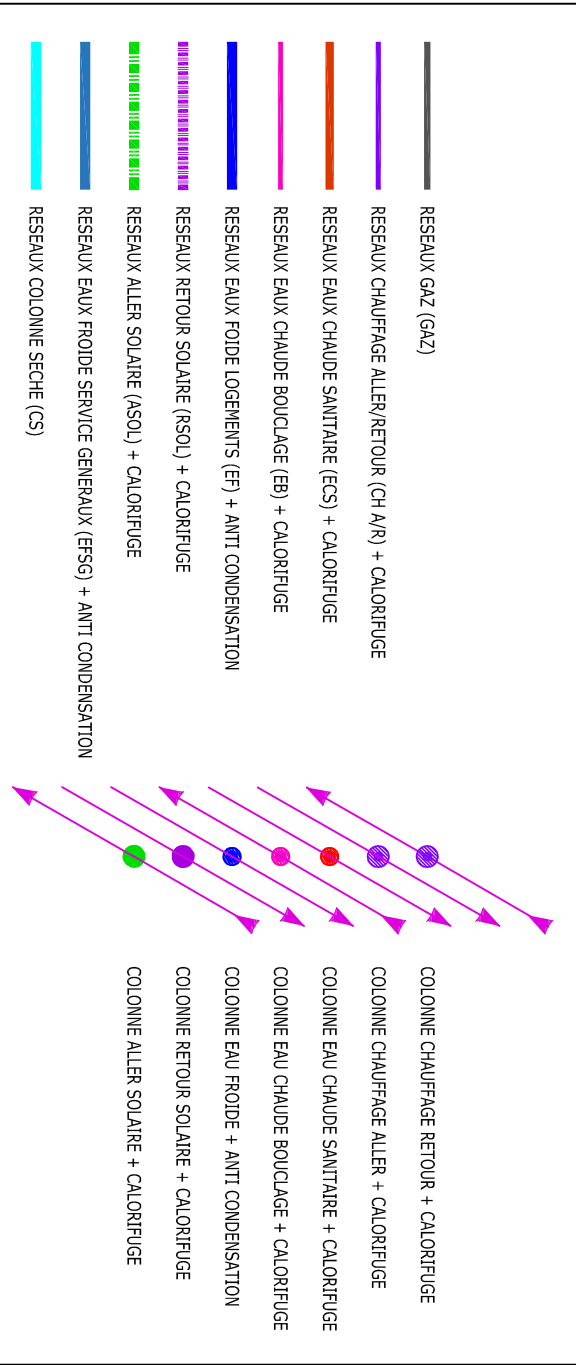

EVACUATION

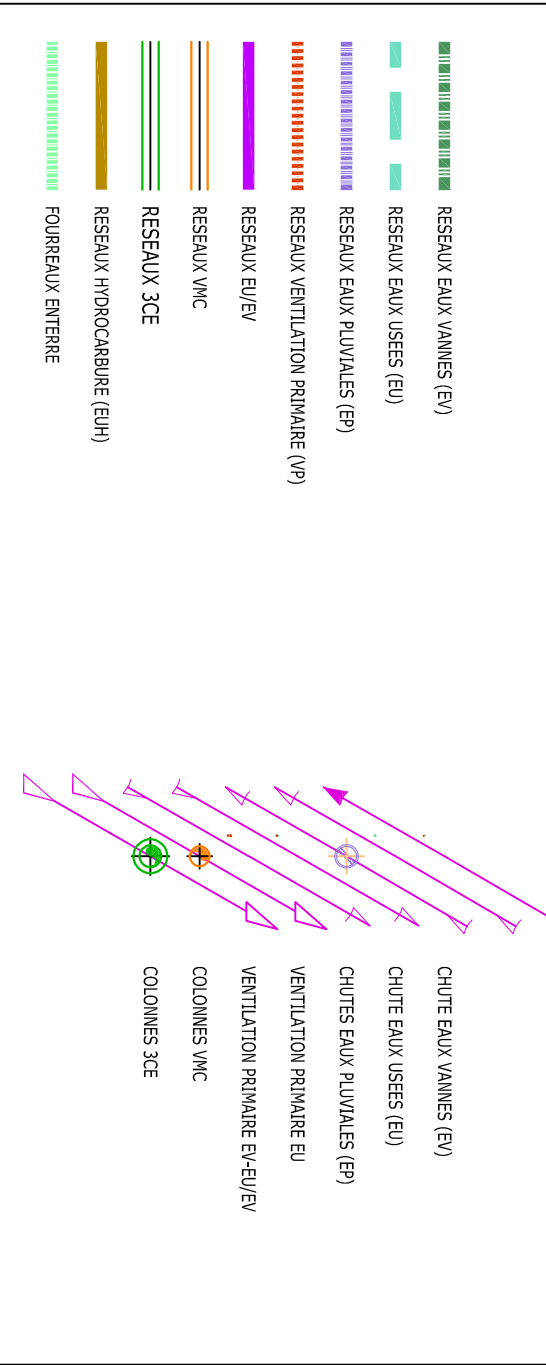

EQUIPEMENT



Nota: Chaque destination des plans est tenu de vérifier ce plan avant exécution dans un délai de 15 jours.

CONSTRUCTION DE 22 LOGEMENTS COLLECTIFS

<p>Maître d'ouvrage :</p> <p>Bureau de scénarii :</p>	<p>Maître d'œuvre :</p> <p>BET FINIERS :</p>
---	--

ROBINA PLOMBERIE

2-4 Avenue Marcel Cerdan
95190 COUSSAINVILLE
Tél: 06 16 67 24 10
Mail: robinaploMBERIE@gmail.com

ROBINA PLOMBERIE

Intitulé :
Emission
Etu de thermique

Ind :
A

Date :
21/07/2021

N° PLAN
P-RSX-R+1

INCORPORATION
R+1

EXE

<p>Numero d'affaire : CO2-GX-COUJ</p> <p>Modification :</p> <p>Titre d'opposition :</p>	<p>Echelle : 1 : 50</p> <p>Ind : A</p> <p>Date : 21/07/2021</p>
---	---

Validation :